


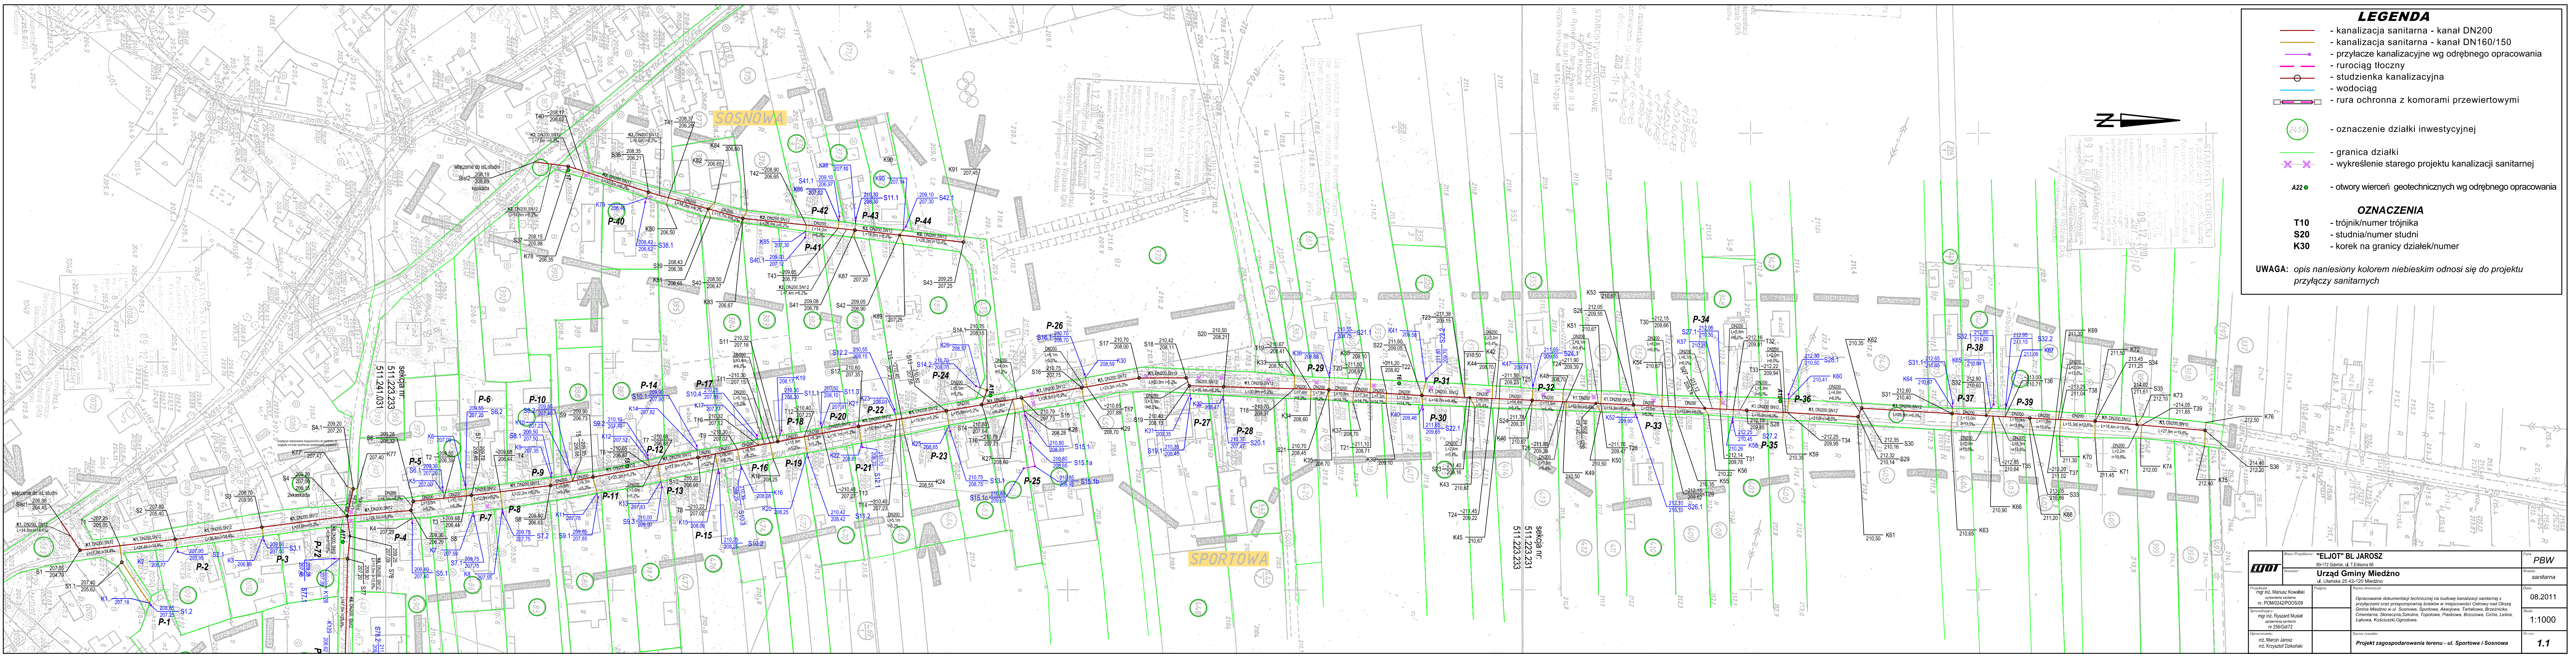

LEGENDA

- kanalizacja sanitarna - kanał DN200
- kanalizacja sanitarna - kanał DN160/150
- przyłącze kanalizacyjne wg odrębnego opracowania
- rurociąg tłoczny
- studzienka kanalizacyjna
- wodociąg
- rura ochronna z komorami przewietrowymi

- oznaczenie działki inwestycyjnej
- granica działki
- wykreślenie starego projektu kanalizacji sanitarnej
- otwory wierceń geotechnicznych wg odrębnego opracowania

OZNACZENIA

- T10 - trójnik/numer trójnika
- S20 - studnia/numer studni
- K30 - korek na granicy działek/numer

UWAGA: opis naniesiony kolorem niebieskim odnosi się do projektu przyłączy sanitarnych

Biuro Projektowe: "ELJOT" BL JAROSZ 80-172 Gdańsk, ul. T. Edisona 86		Forma: PBW
Urząd Gminy Międzyń ul. Uleńska 25 42-120 Międzyń		Wzrost: sanitarna
Projektant: mgr inż. Mariusz Kowalski opracowanie: inż. POM0242/POS009	Pracownik:	Data: 08.2011
Opis: mgr inż. Ryszard Musiał opracowanie: inż. nr 256/Gd72	Skala: 1:1000	Wzrost: 1.1
Opis: inż. Marcin Jarosz inż. Krzysztof Dzikowski		Opis: Projekt zagospodarowania terenu - ul. Sportowa i Sosnowa